

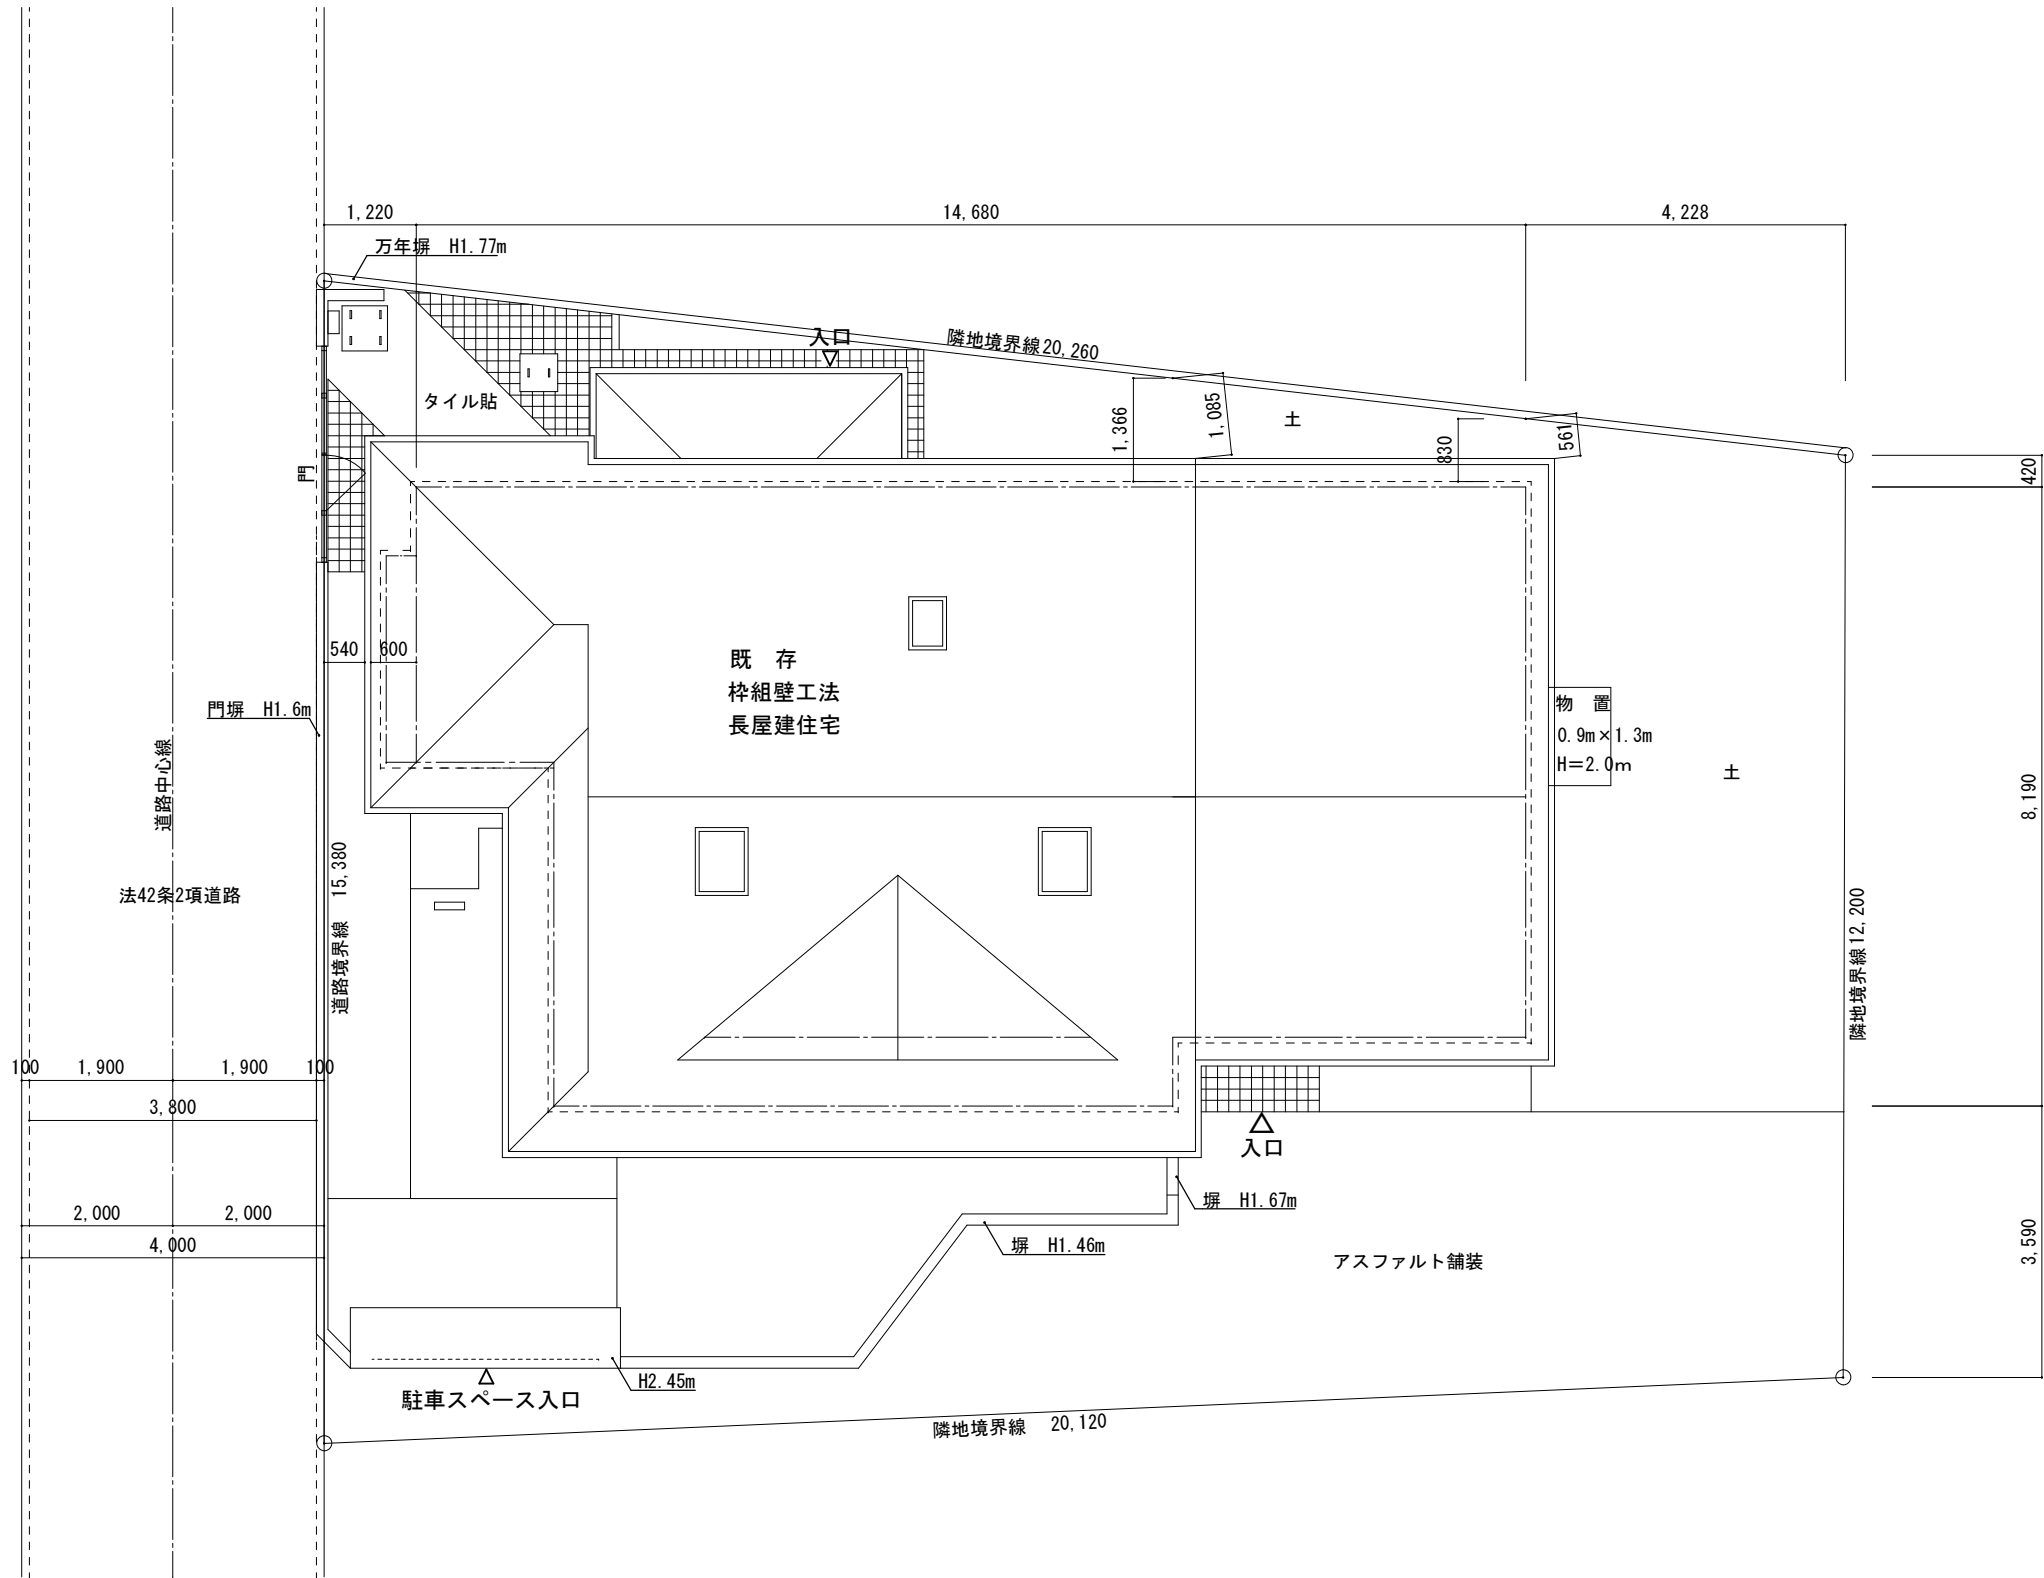


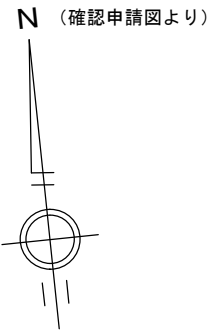

配置図 1/100

変更及特記事項				図面名	図面番号	
				配置図	既存 A-01	
			作成日	2024年10月25日	縮尺	1/100

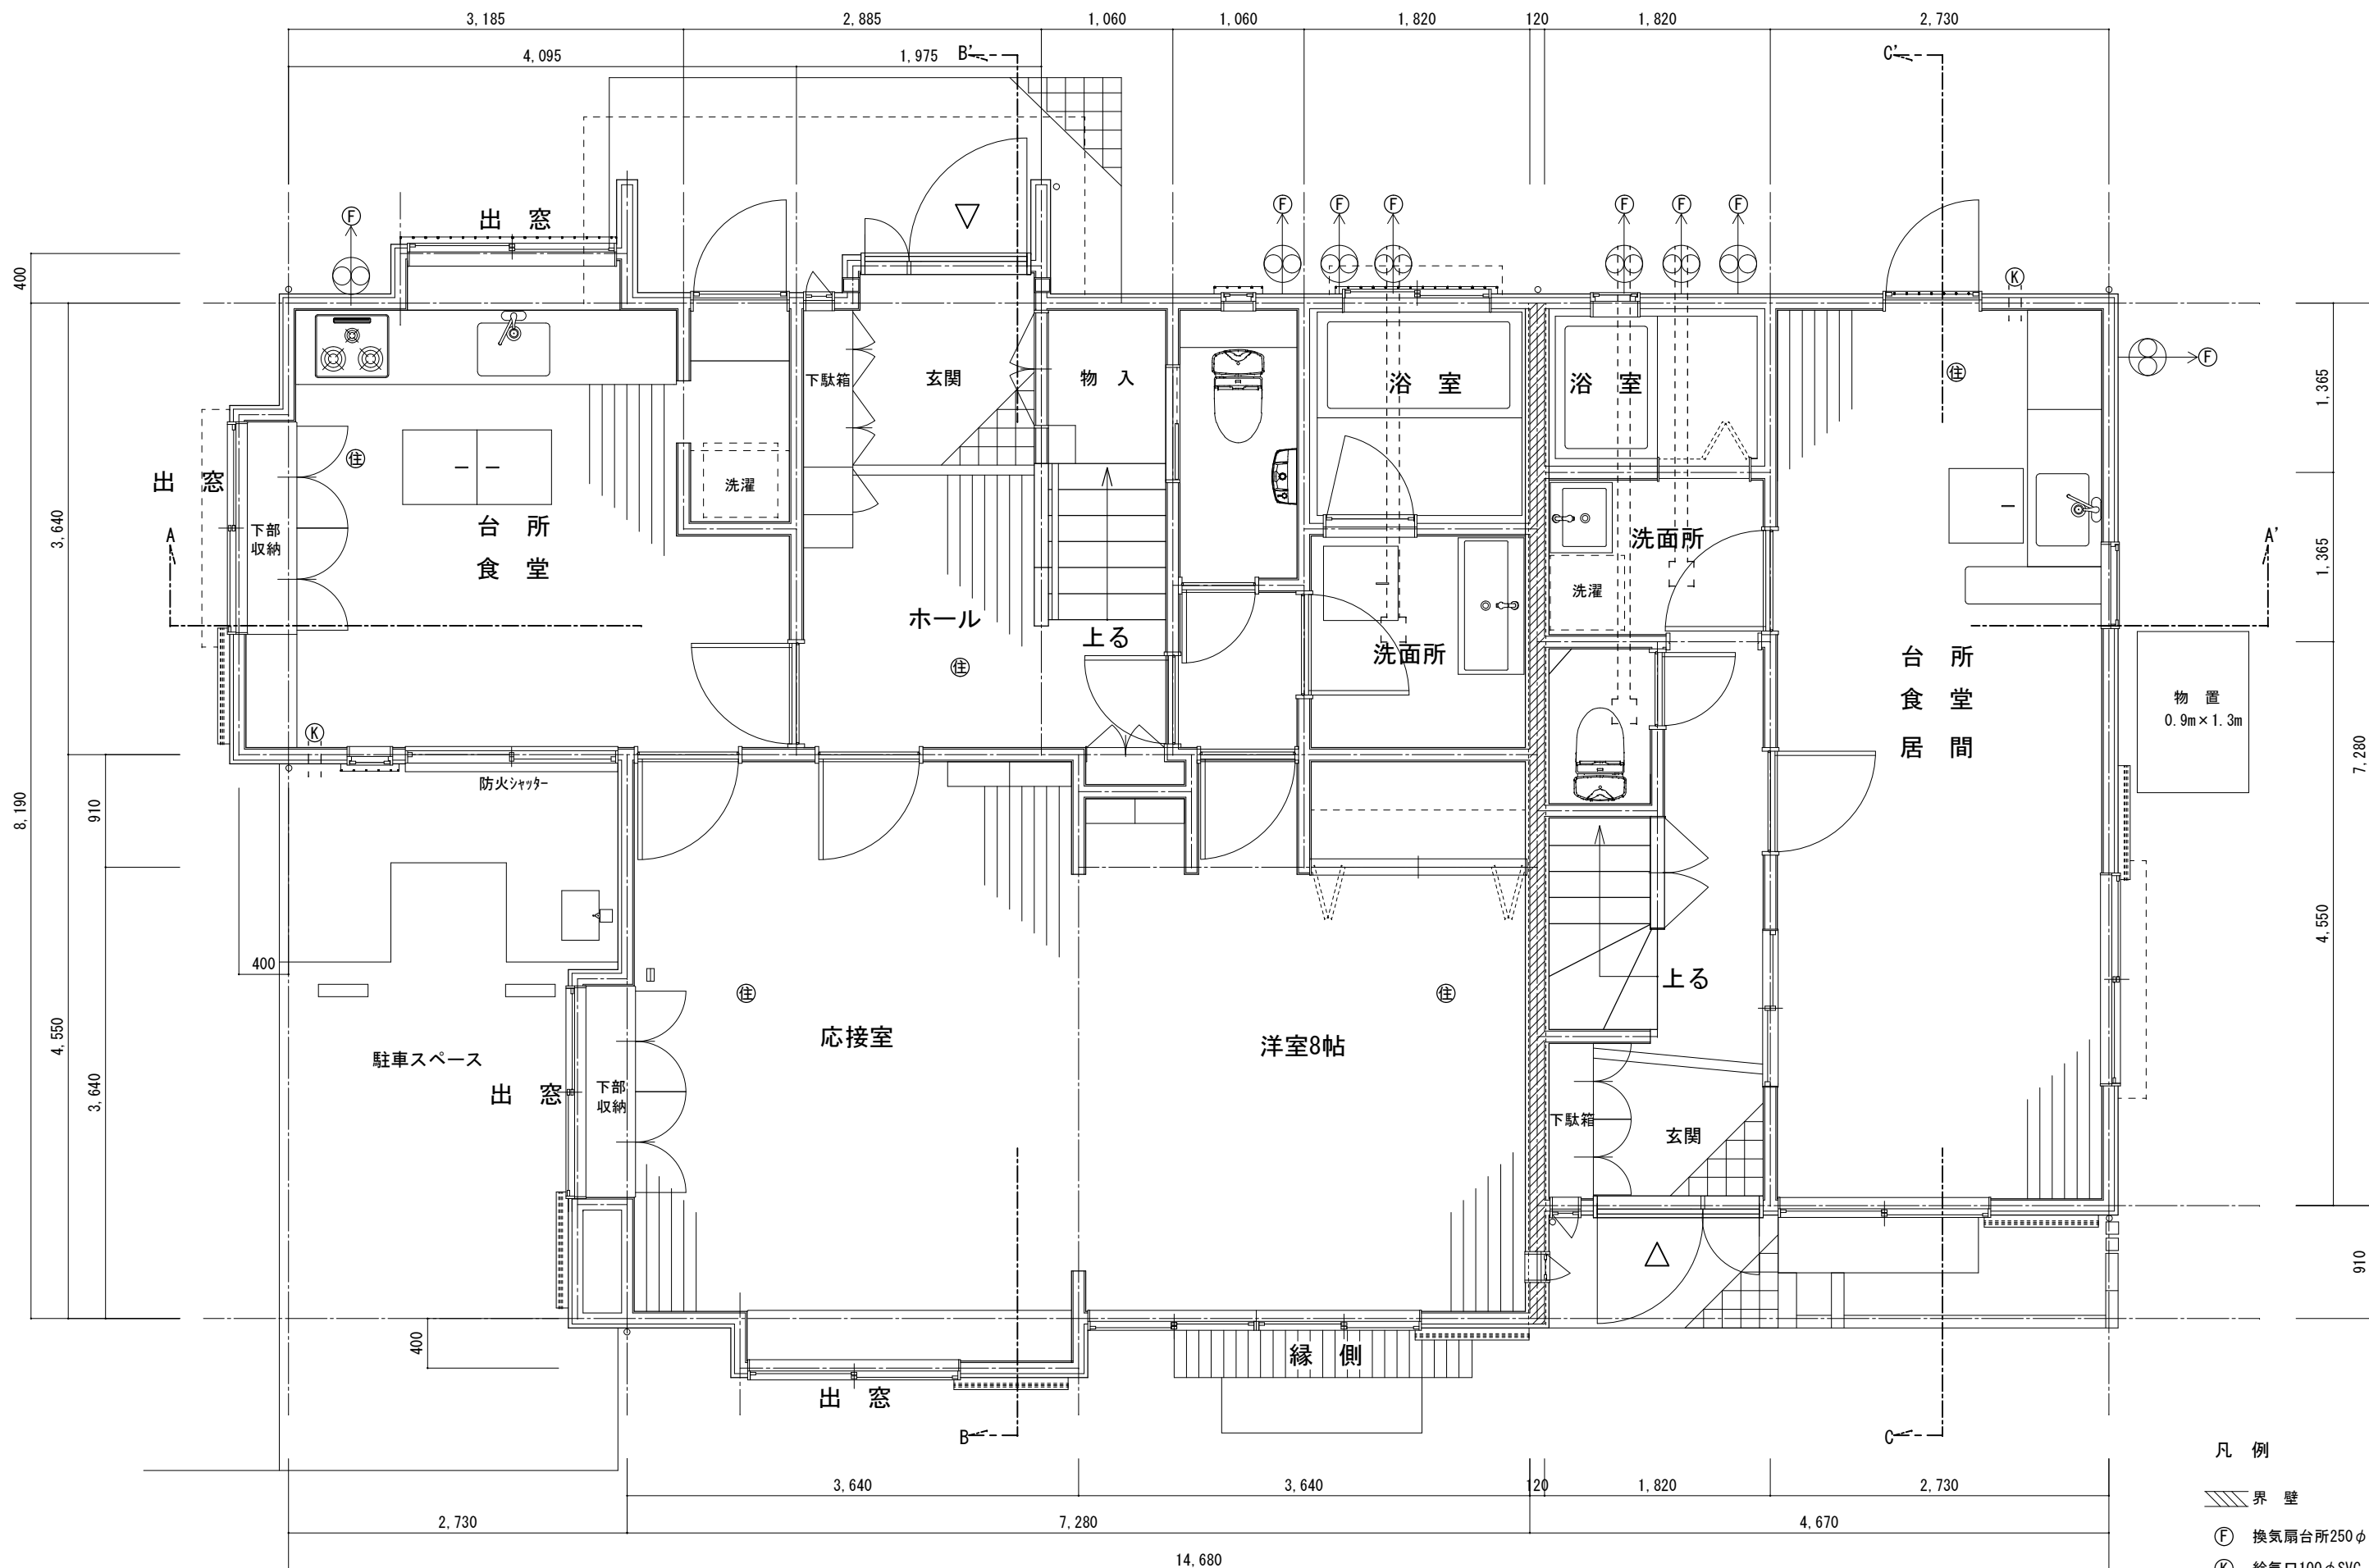

1階 平面図 1/50


変更及特記事項

図面名 平面図 (1)

図面番号
既存 A-02

作成日 2024年10月25日

縮尺 1/50

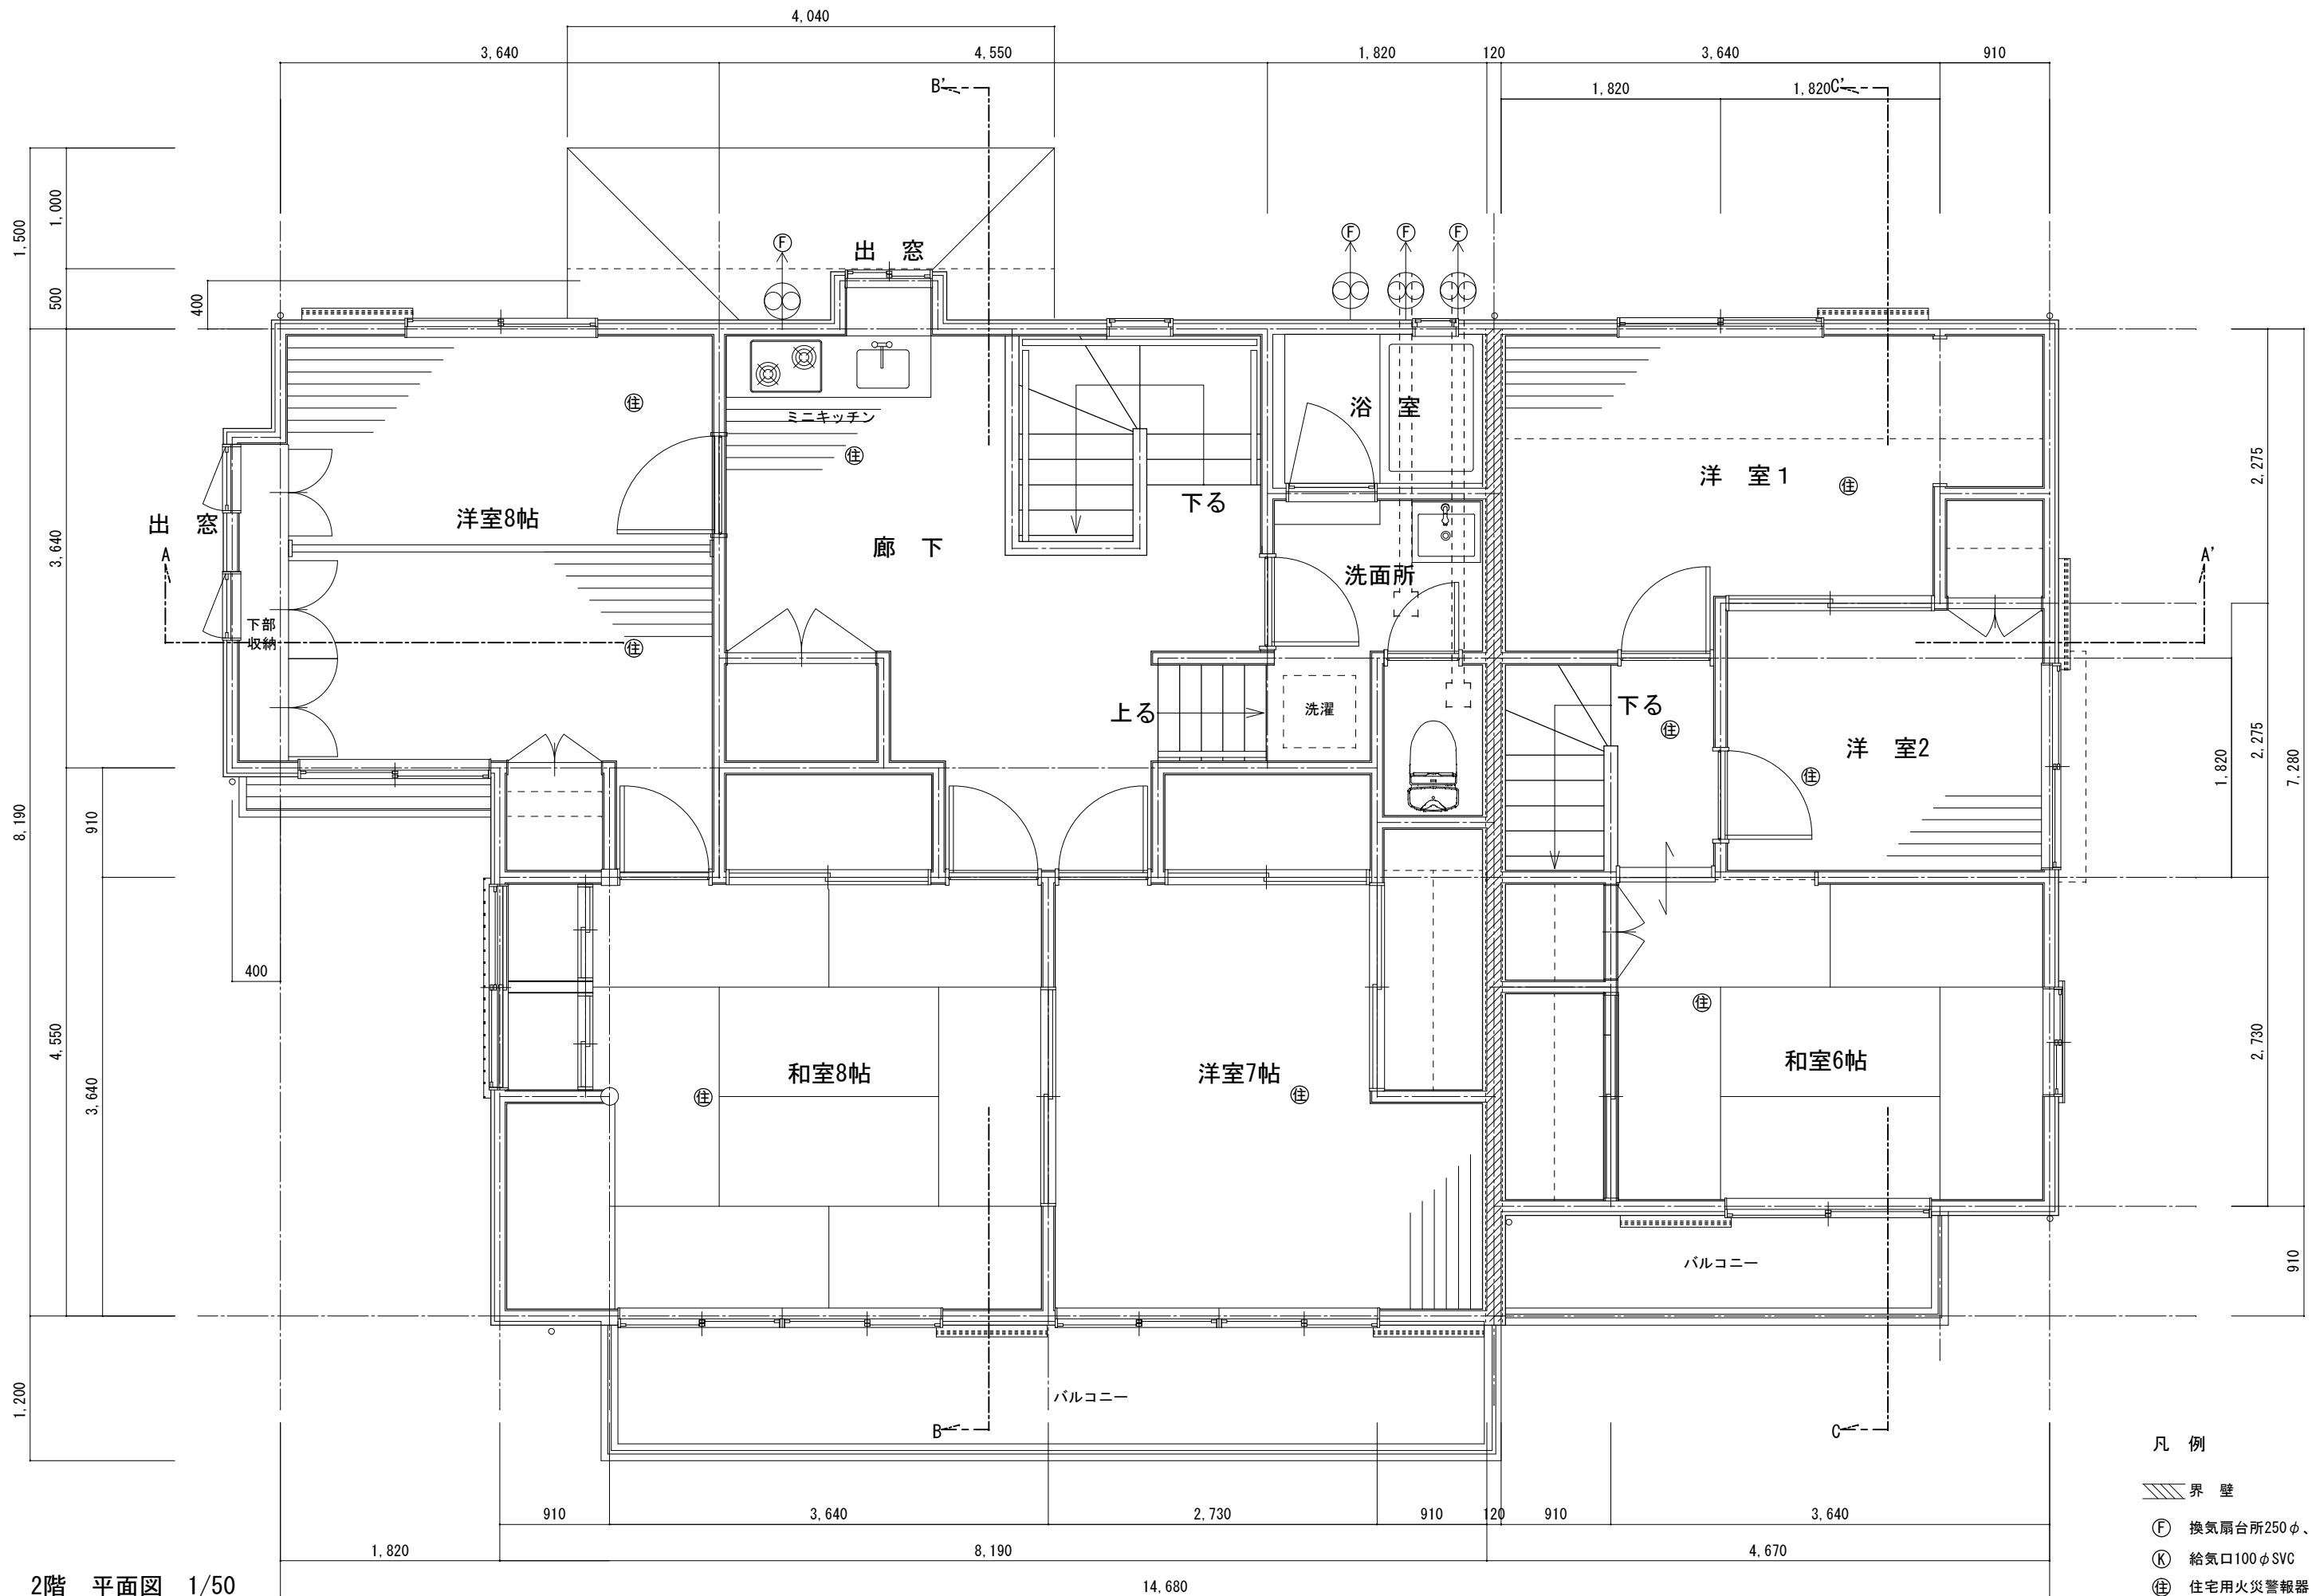

2階 平面図 1/50

凡 例

界 壁

Ⓕ 換気扇台所250φ、他150φ

Ⓖ 給気口100φ SVC

Ⓖ 住宅用火災警報器

変更及特記事項

図面名 平面図 (2)


図面番号

既存 A-03

作成日 2024年10月25日

縮尺 1/50

3階（小屋裏） 平面図 1/50

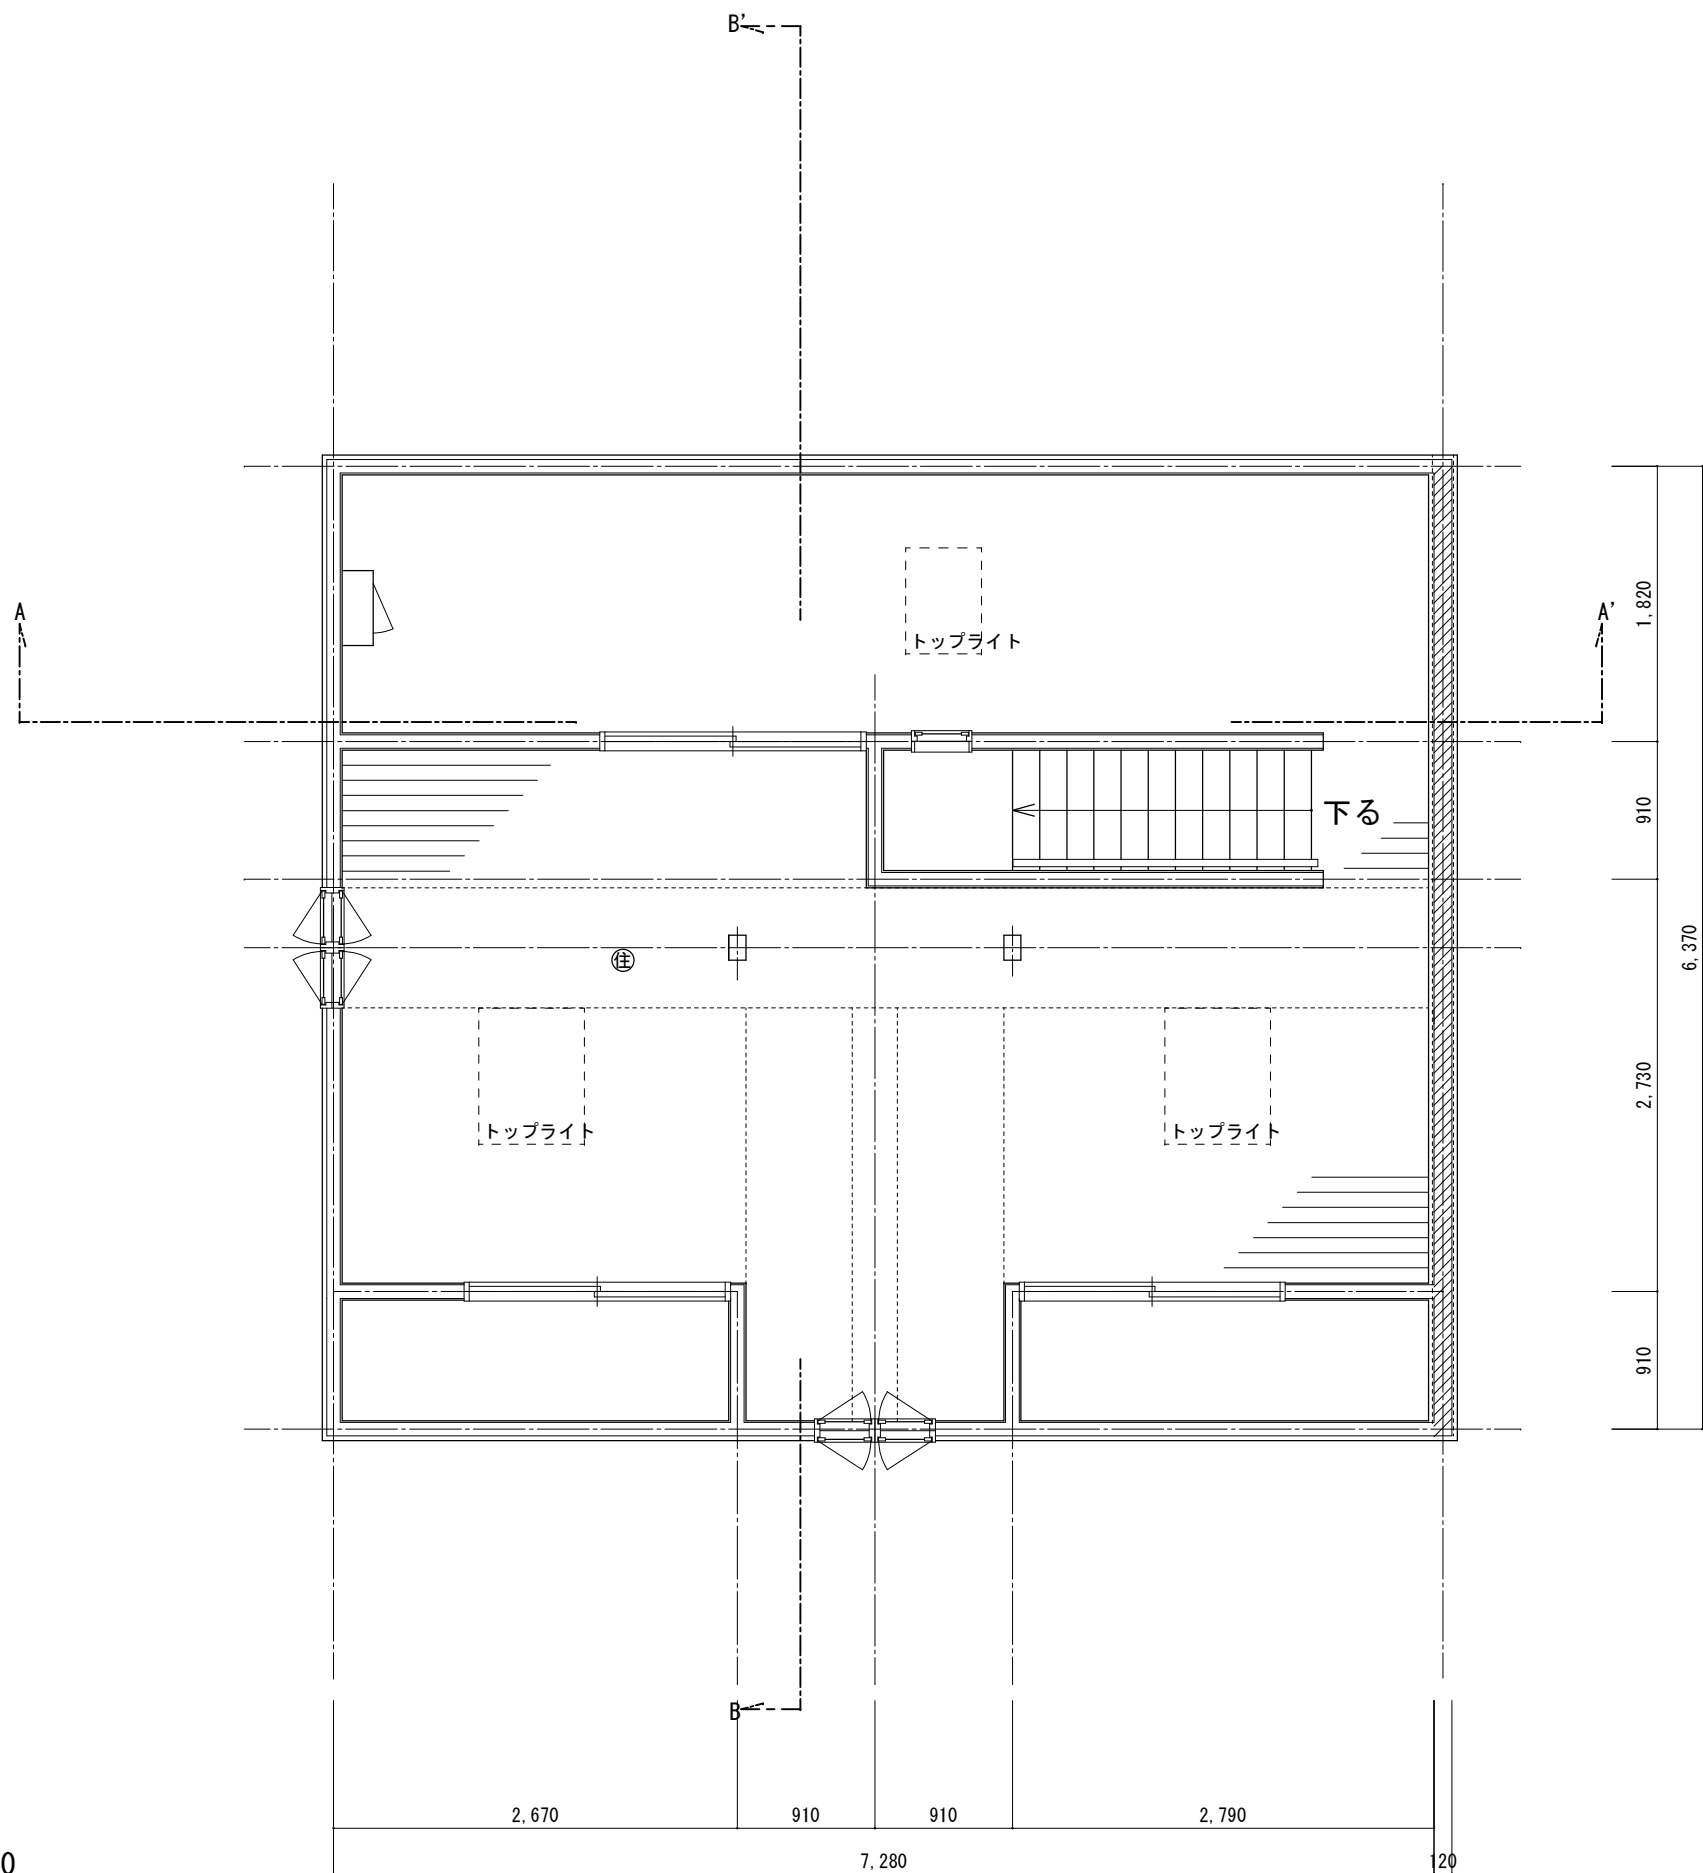

凡 例

界 壁

Ⓔ 換気扇台所250φ、他150φ

Ⓚ 給気口100φ SVC

Ⓝ 住宅用火災警報器

変更及特記事項


図面名 平面図 (3)

図面番号

既存 A-04


作成日 2024年10月25日

縮尺 1/50

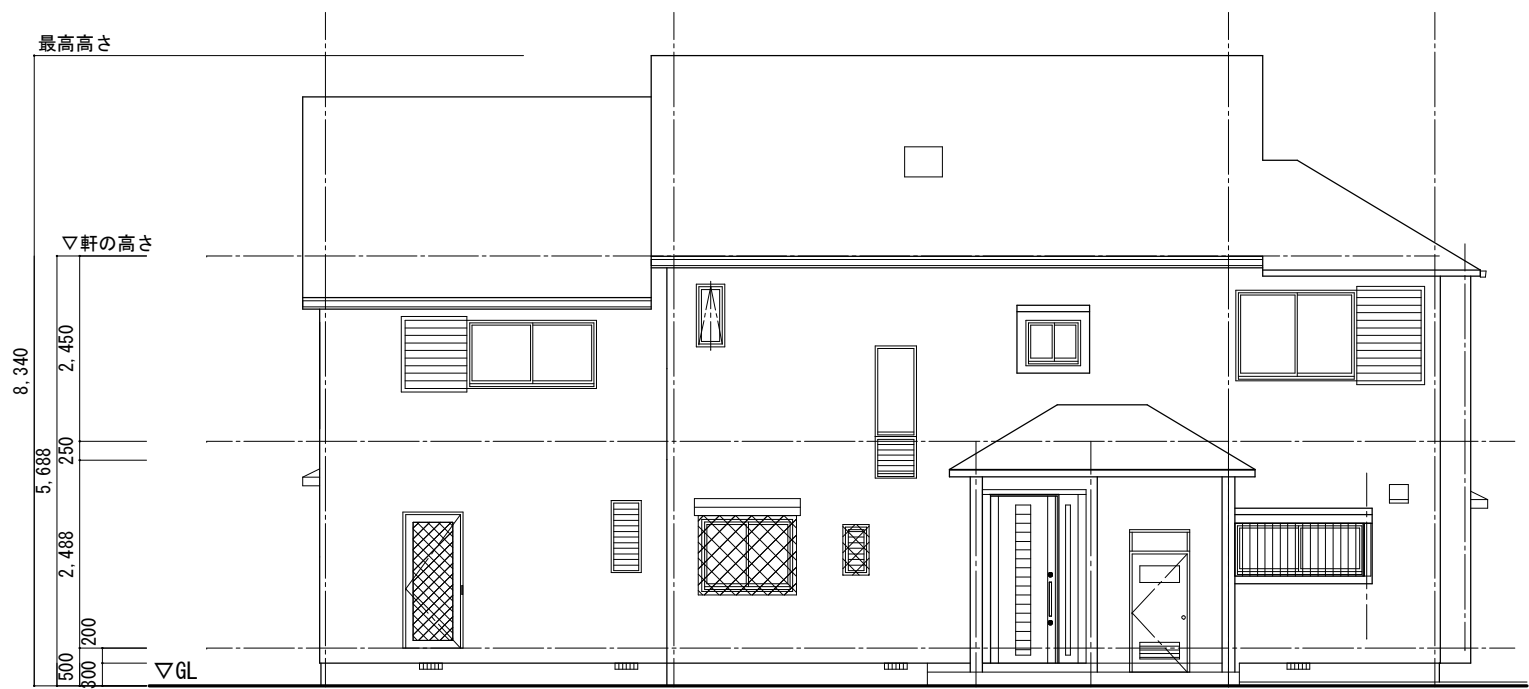

北側立面図 1/100


変更及特記事項			図面名	立面図 (2)	図面番号 既存 A-06
			作成日	2024年10月25日	
			縮尺	1/100	

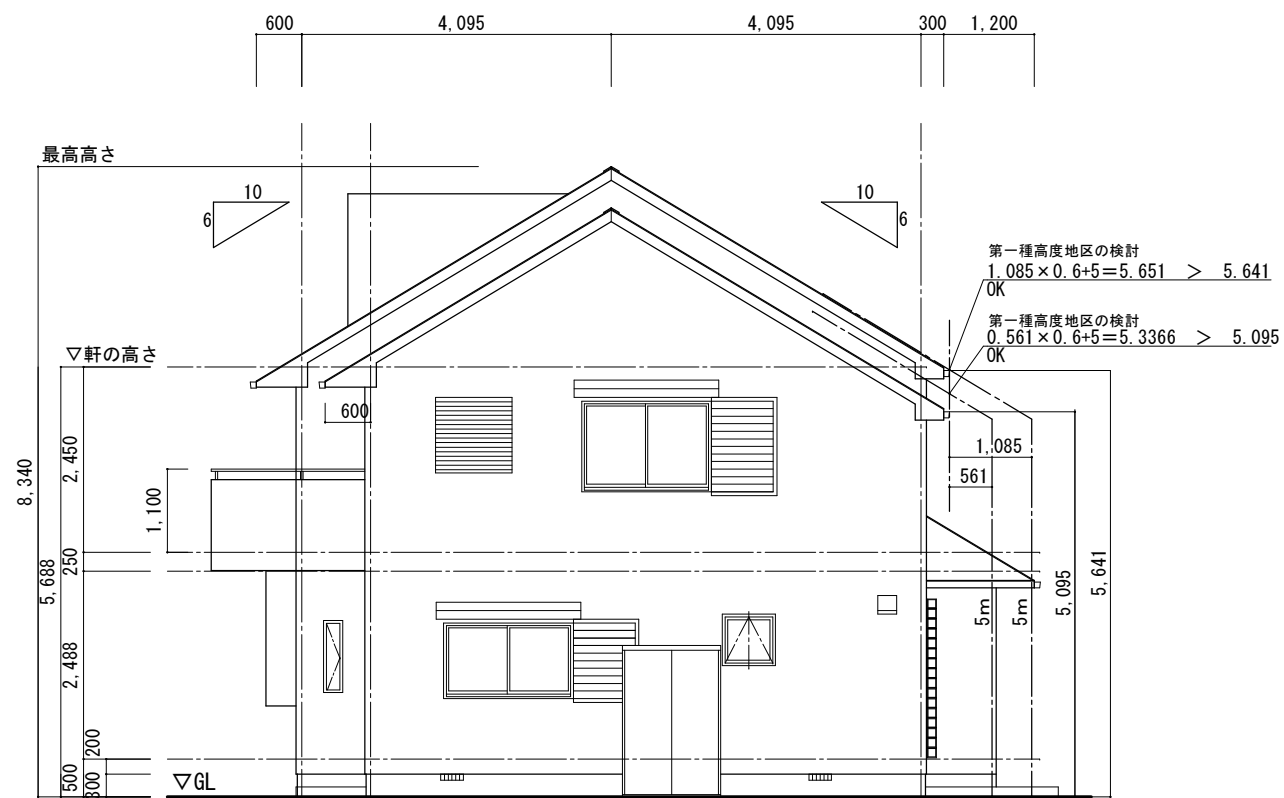

東側立面図 1/100




西側立面図 1/100

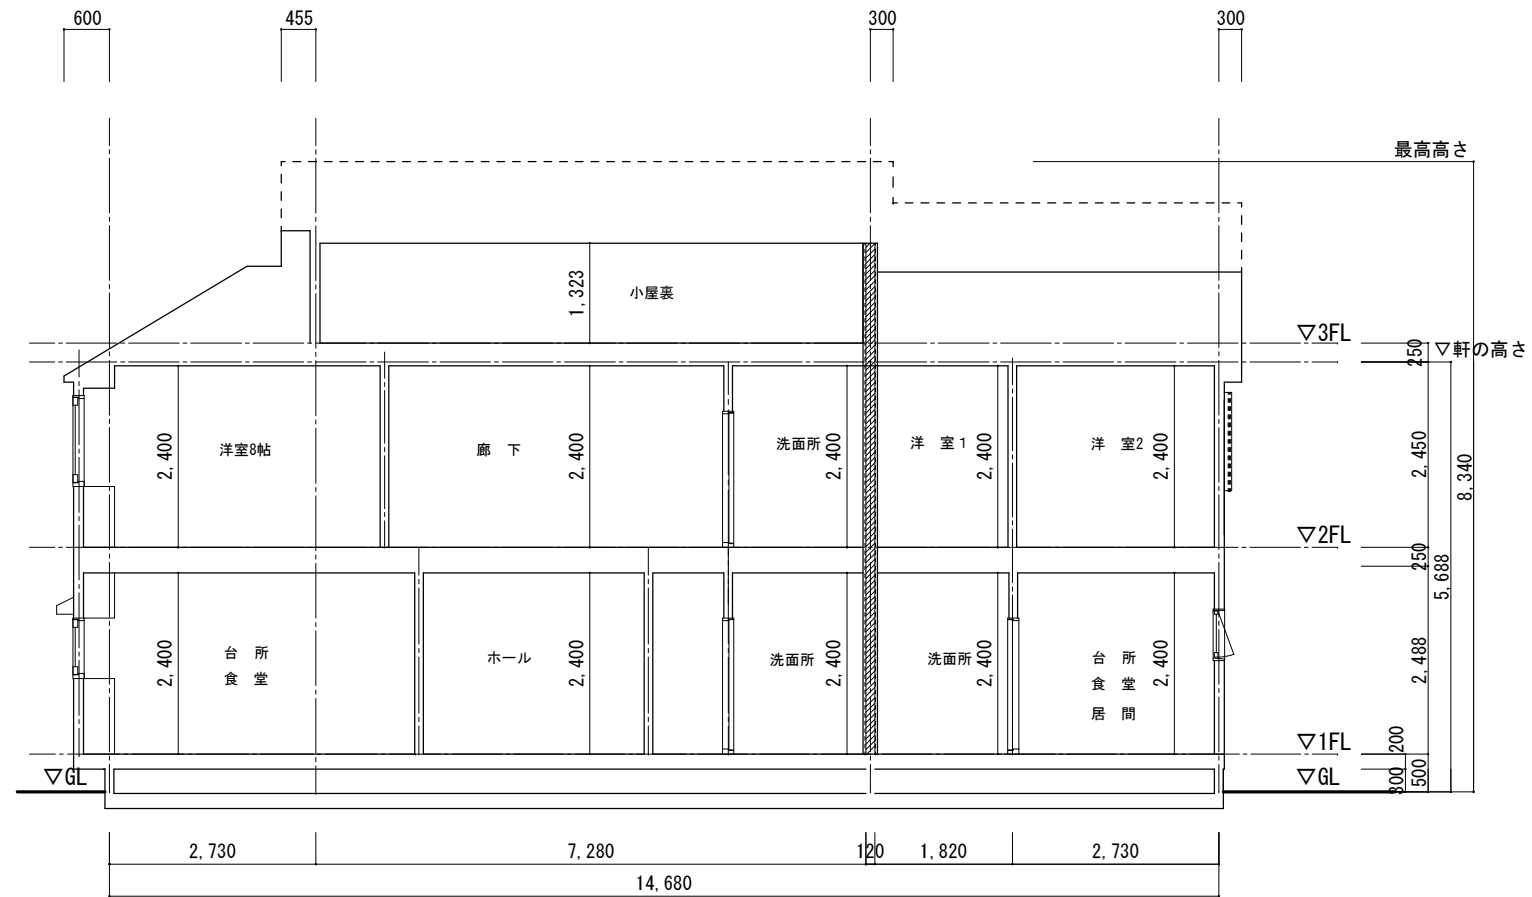


A-A' 断面図 1/100

変更及特記事項			作成日 2024年10月25日	図面名 断面図 (1)	図面番号 既存 A-08
				縮尺 1/100	

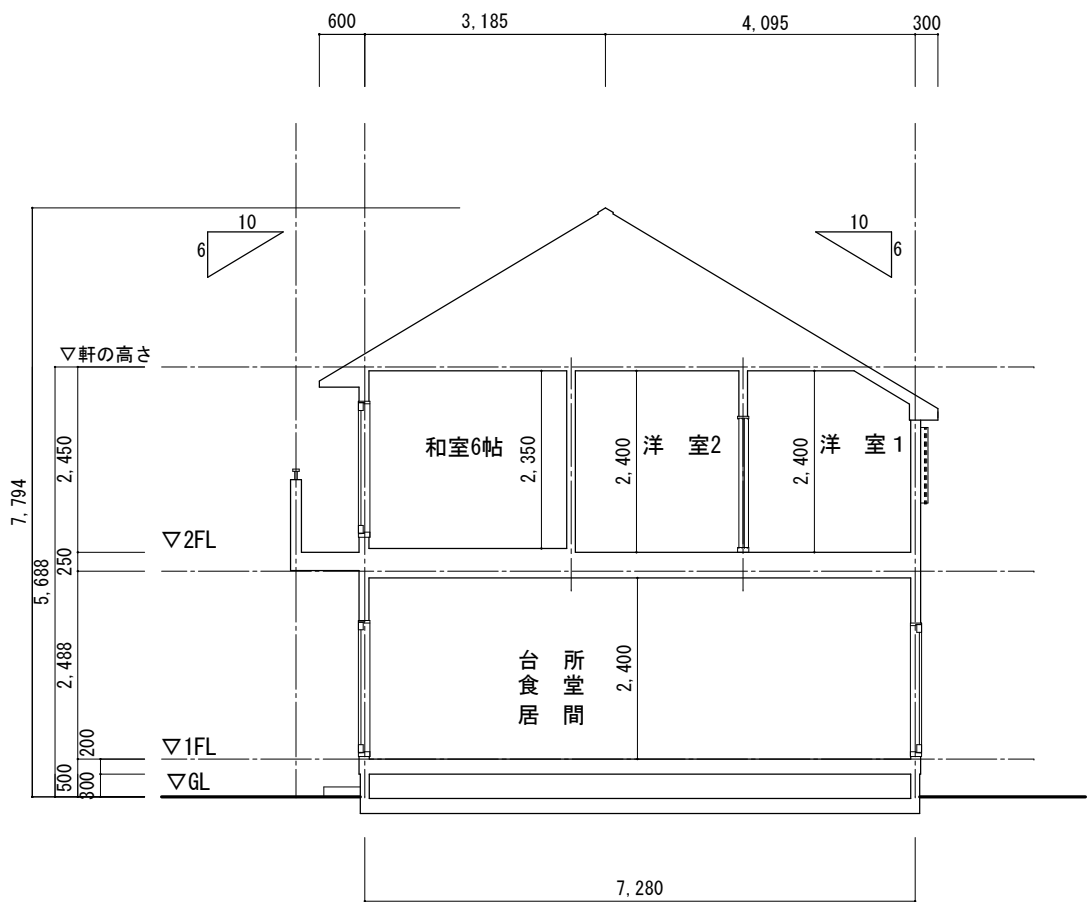

C-C' 断面図 1/100

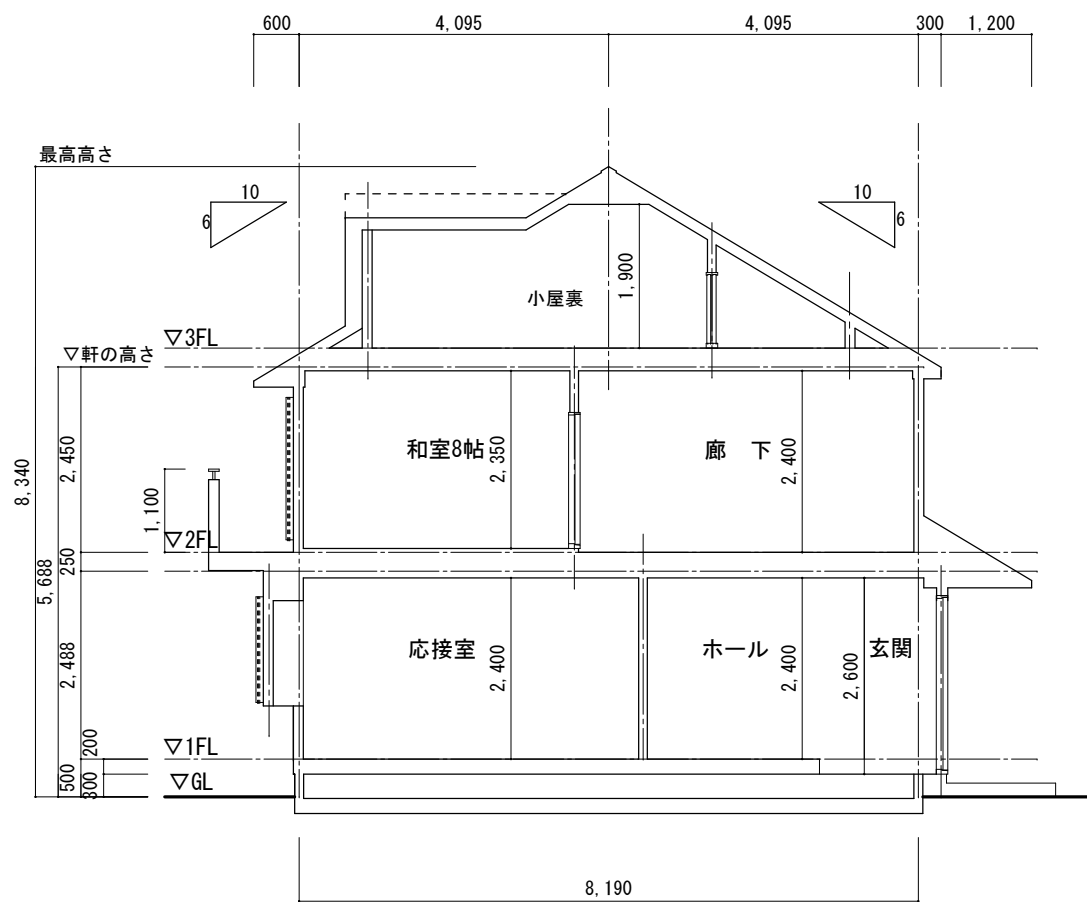

B-B' 断面図 1/100